


Lageplan Einleitstelle
Maßstab 1:500

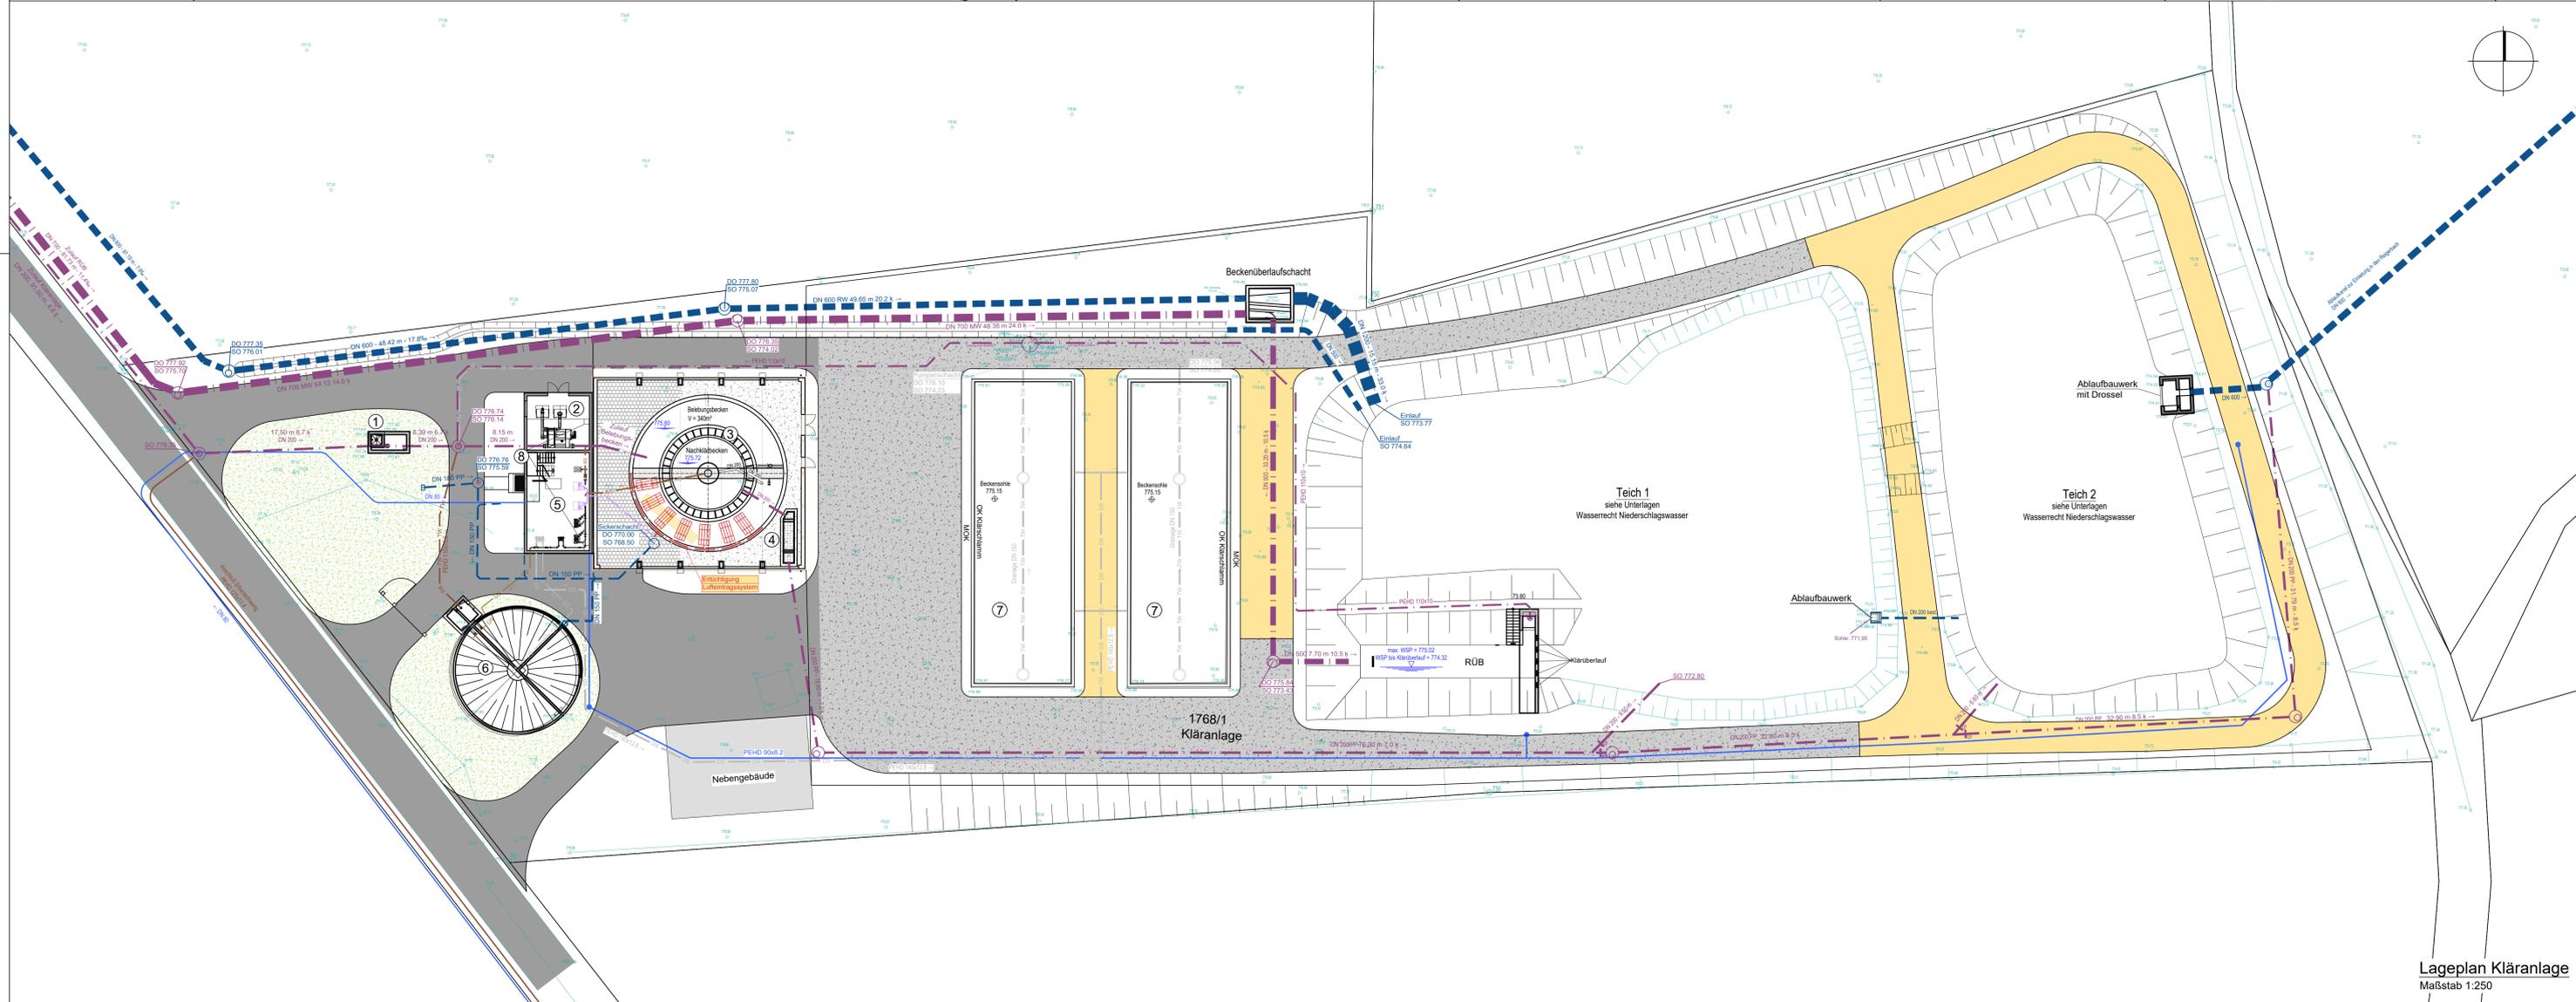

Lageplan Kläranlage
Maßstab 1:250

LEGENDE:

	Vermessung		Bestehender Zaun
	Bestehender Mischwasserkanal mit Angabe von Schachtabstand, Nennweite, Material, Sohlfälle, Fließrichtung und Schachtnummer		Bestehender Regenwasserkanal mit Angabe von Schachtabstand, Nennweite, Material, Sohlfälle, Fließrichtung und Schachtnummer
	Bestehender Schmutzwasserkanal mit Angabe von Schachtabstand, Nennweite, Material, Sohlfälle, Fließrichtung und Schachtnummer		Bestehende Schmutzwasserdruckleitung
	Bestehende Wasserleitung mit Angabe von Nennweite und Material		Bestehender Hydrant
	Geplante Trübwasserweg		Geplante Belüftungsleitung
	Leitungen außer Betrieb (Dickschlamm, Trübwasser)		Rückbau bestehende Belüftungsleitung
	Asphaltfläche		Rücklaufschlamm
	Grünfläche		Überschussschlamm
	Pflaster		Weg, unbefestigt
	Schotterfläche		Kies

① Zulaufmessschacht mit MID	② Mechanische Reinigung Kompaktanlage (Rechen und Sandfang)
③ Kombibecken (eingehaust in Halle) Belebungsbecken: $V_{MB} = 340 \text{ m}^3$ Nachklärbecken: vertikal durchströmtes Trichterbecken $A_{NB} = 55 \text{ m}^2$	④ Ablaufmessgerinne Venturi-Messrinne Ablauf der Kläranlage
⑤ Maschinenraum 2 Rücklaufschlammumpfen, Überschussschlammpumpe, Dickschlammpumpe, 2 Dreherobergeleise	⑥ Schlammbehälter Statische Vorendückung 3 Kammern
⑦ Schlammvererdung nicht mehr in Betrieb	⑧ Erdgeschoss Betriebsgebäude Labor und Leitwarte, E-Technikraum und Sanitärräume (im Grundriss nicht dargestellt)

Anlage: 6.3

Index:	Art der Änderung:	Datum:	gezeichnet:
Projekt: Wasserrecht Kläranlage und Mischwasserbehandlung			
Gemeinde Ingenieur Landkreis Weilheim-Schongau			
Planshaft: Lageplan Kläranlage		GENEHMIGUNGSPLANUNG	
Plan-Nr./Index: GP LP01		Projekt-Nr.: 3148.024	
Plangrundlagen: Planung und Vermessung aus Plänen des Ingenieurbüros Klöpfl, Stand 2004		Datum: 26.01.2024	
Entwurfsverfasser: WipflerPLAN Architekten Bauingenieure Vermessungsingenieure Erschließungssträger		Aufgestellt: R. Hojenski gezeichnet: T. Thalmeier geprüft: A. Vogl	
Vorhabensträger: 		Gemeinde Ingenieur	
www.wipflerplan.de info@wipflerplan.de		Klosterstraße 3 86090 Ingenieur Tel.: 08868 757 Fax: 08868 1807-48 www.ingenieur.de gemeinde@ingenieur.bayern.de	