




Schnitt A - A

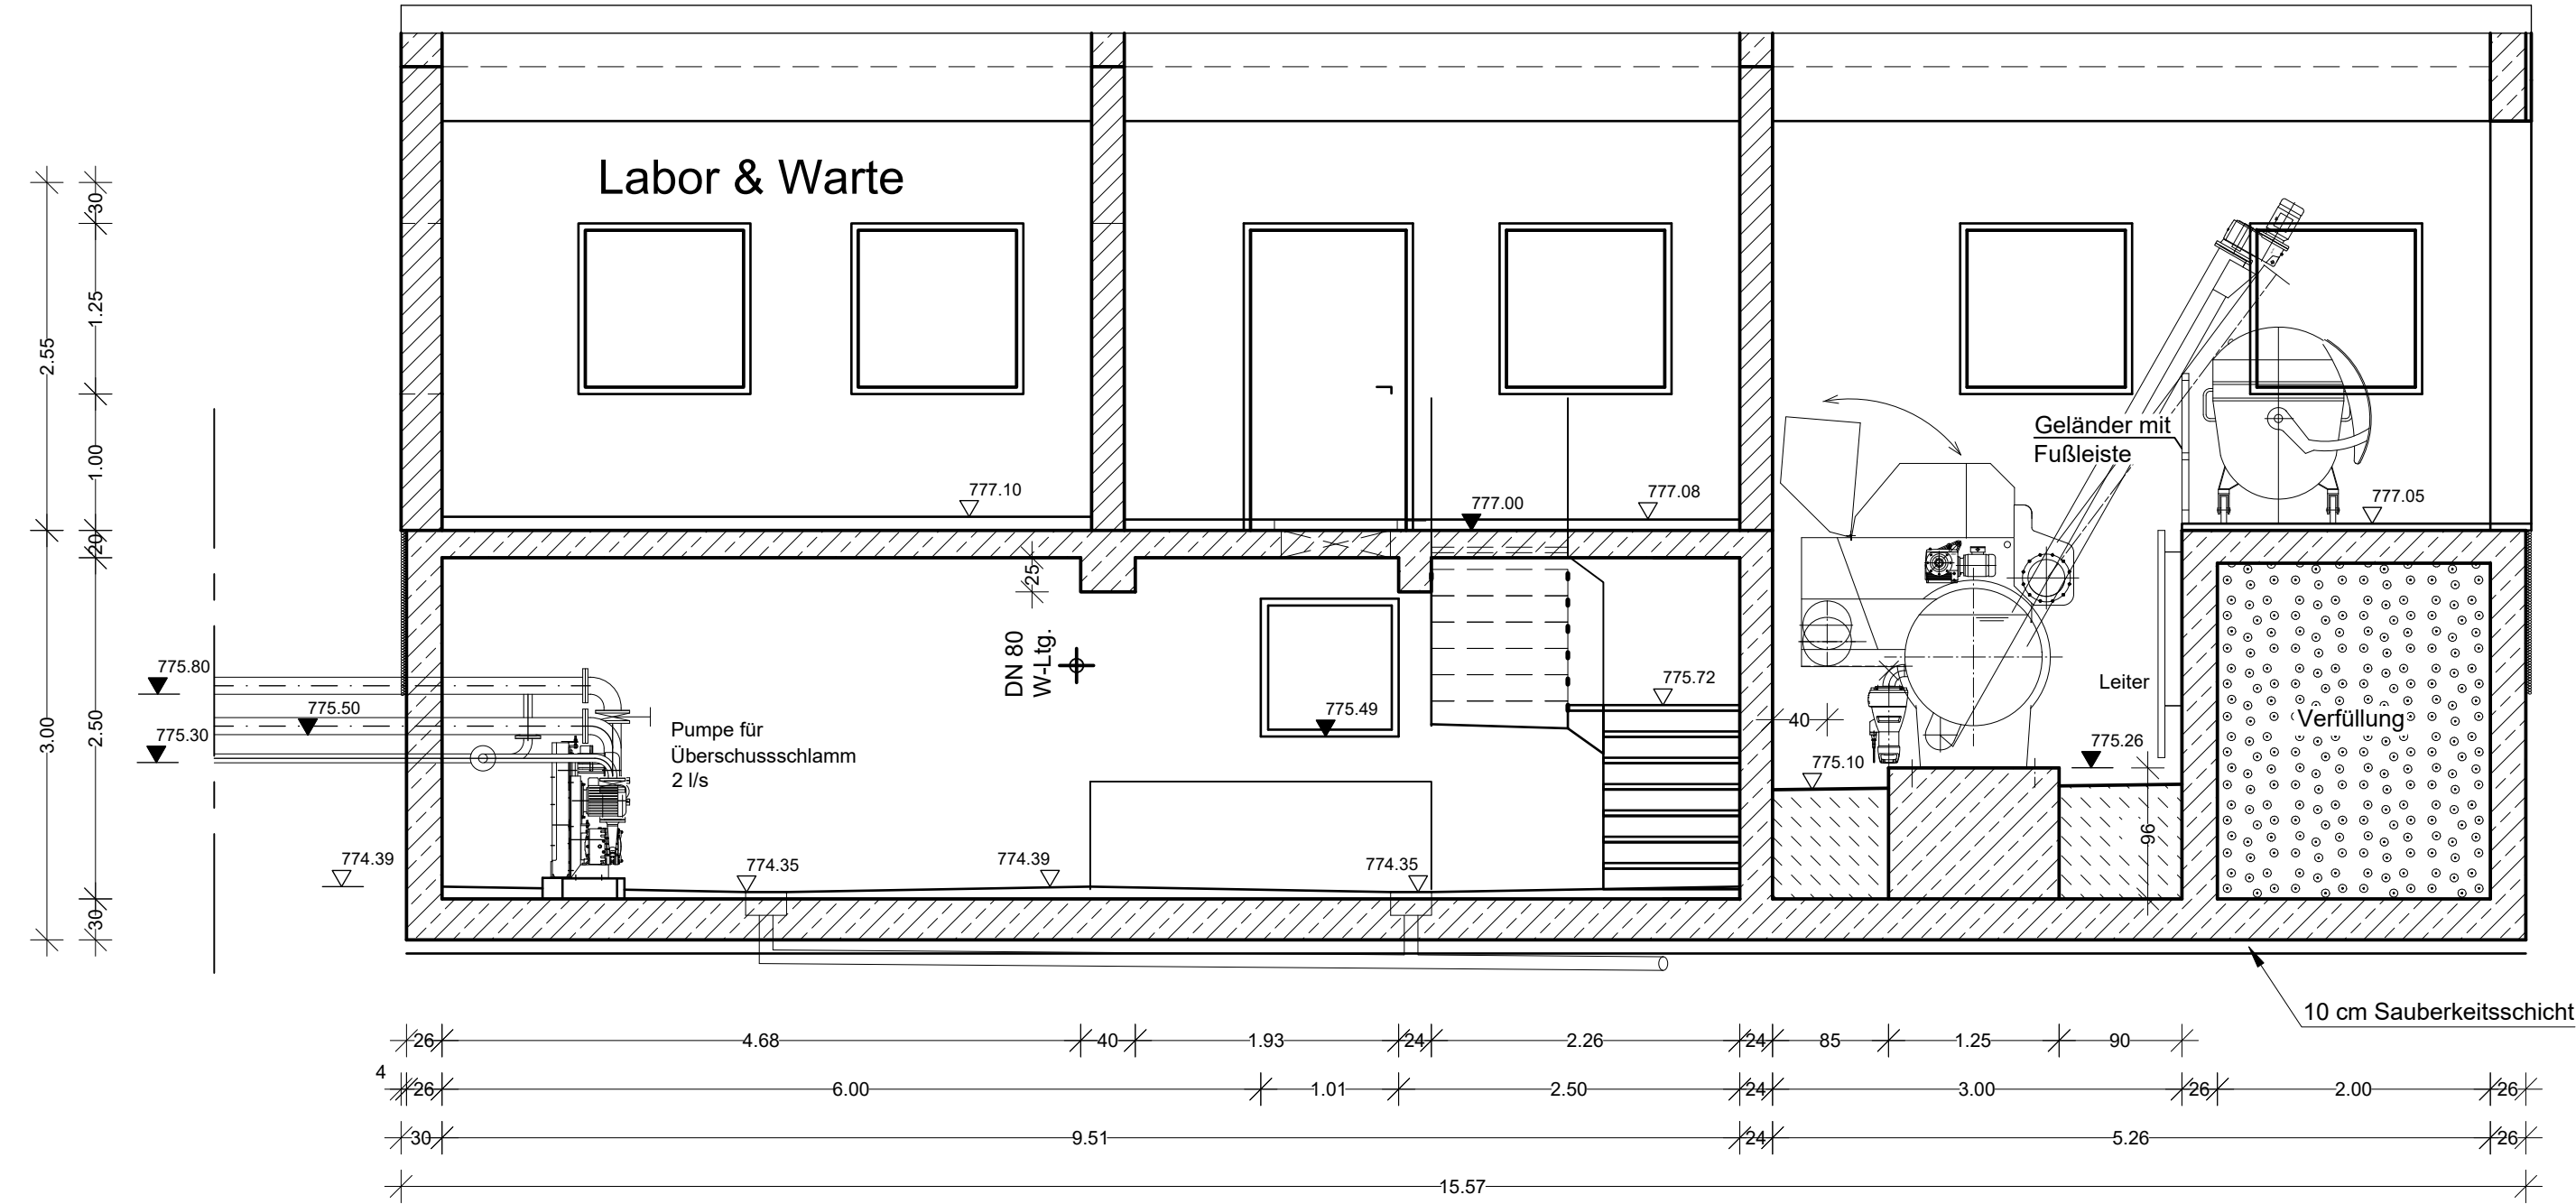


Schnitt P - P

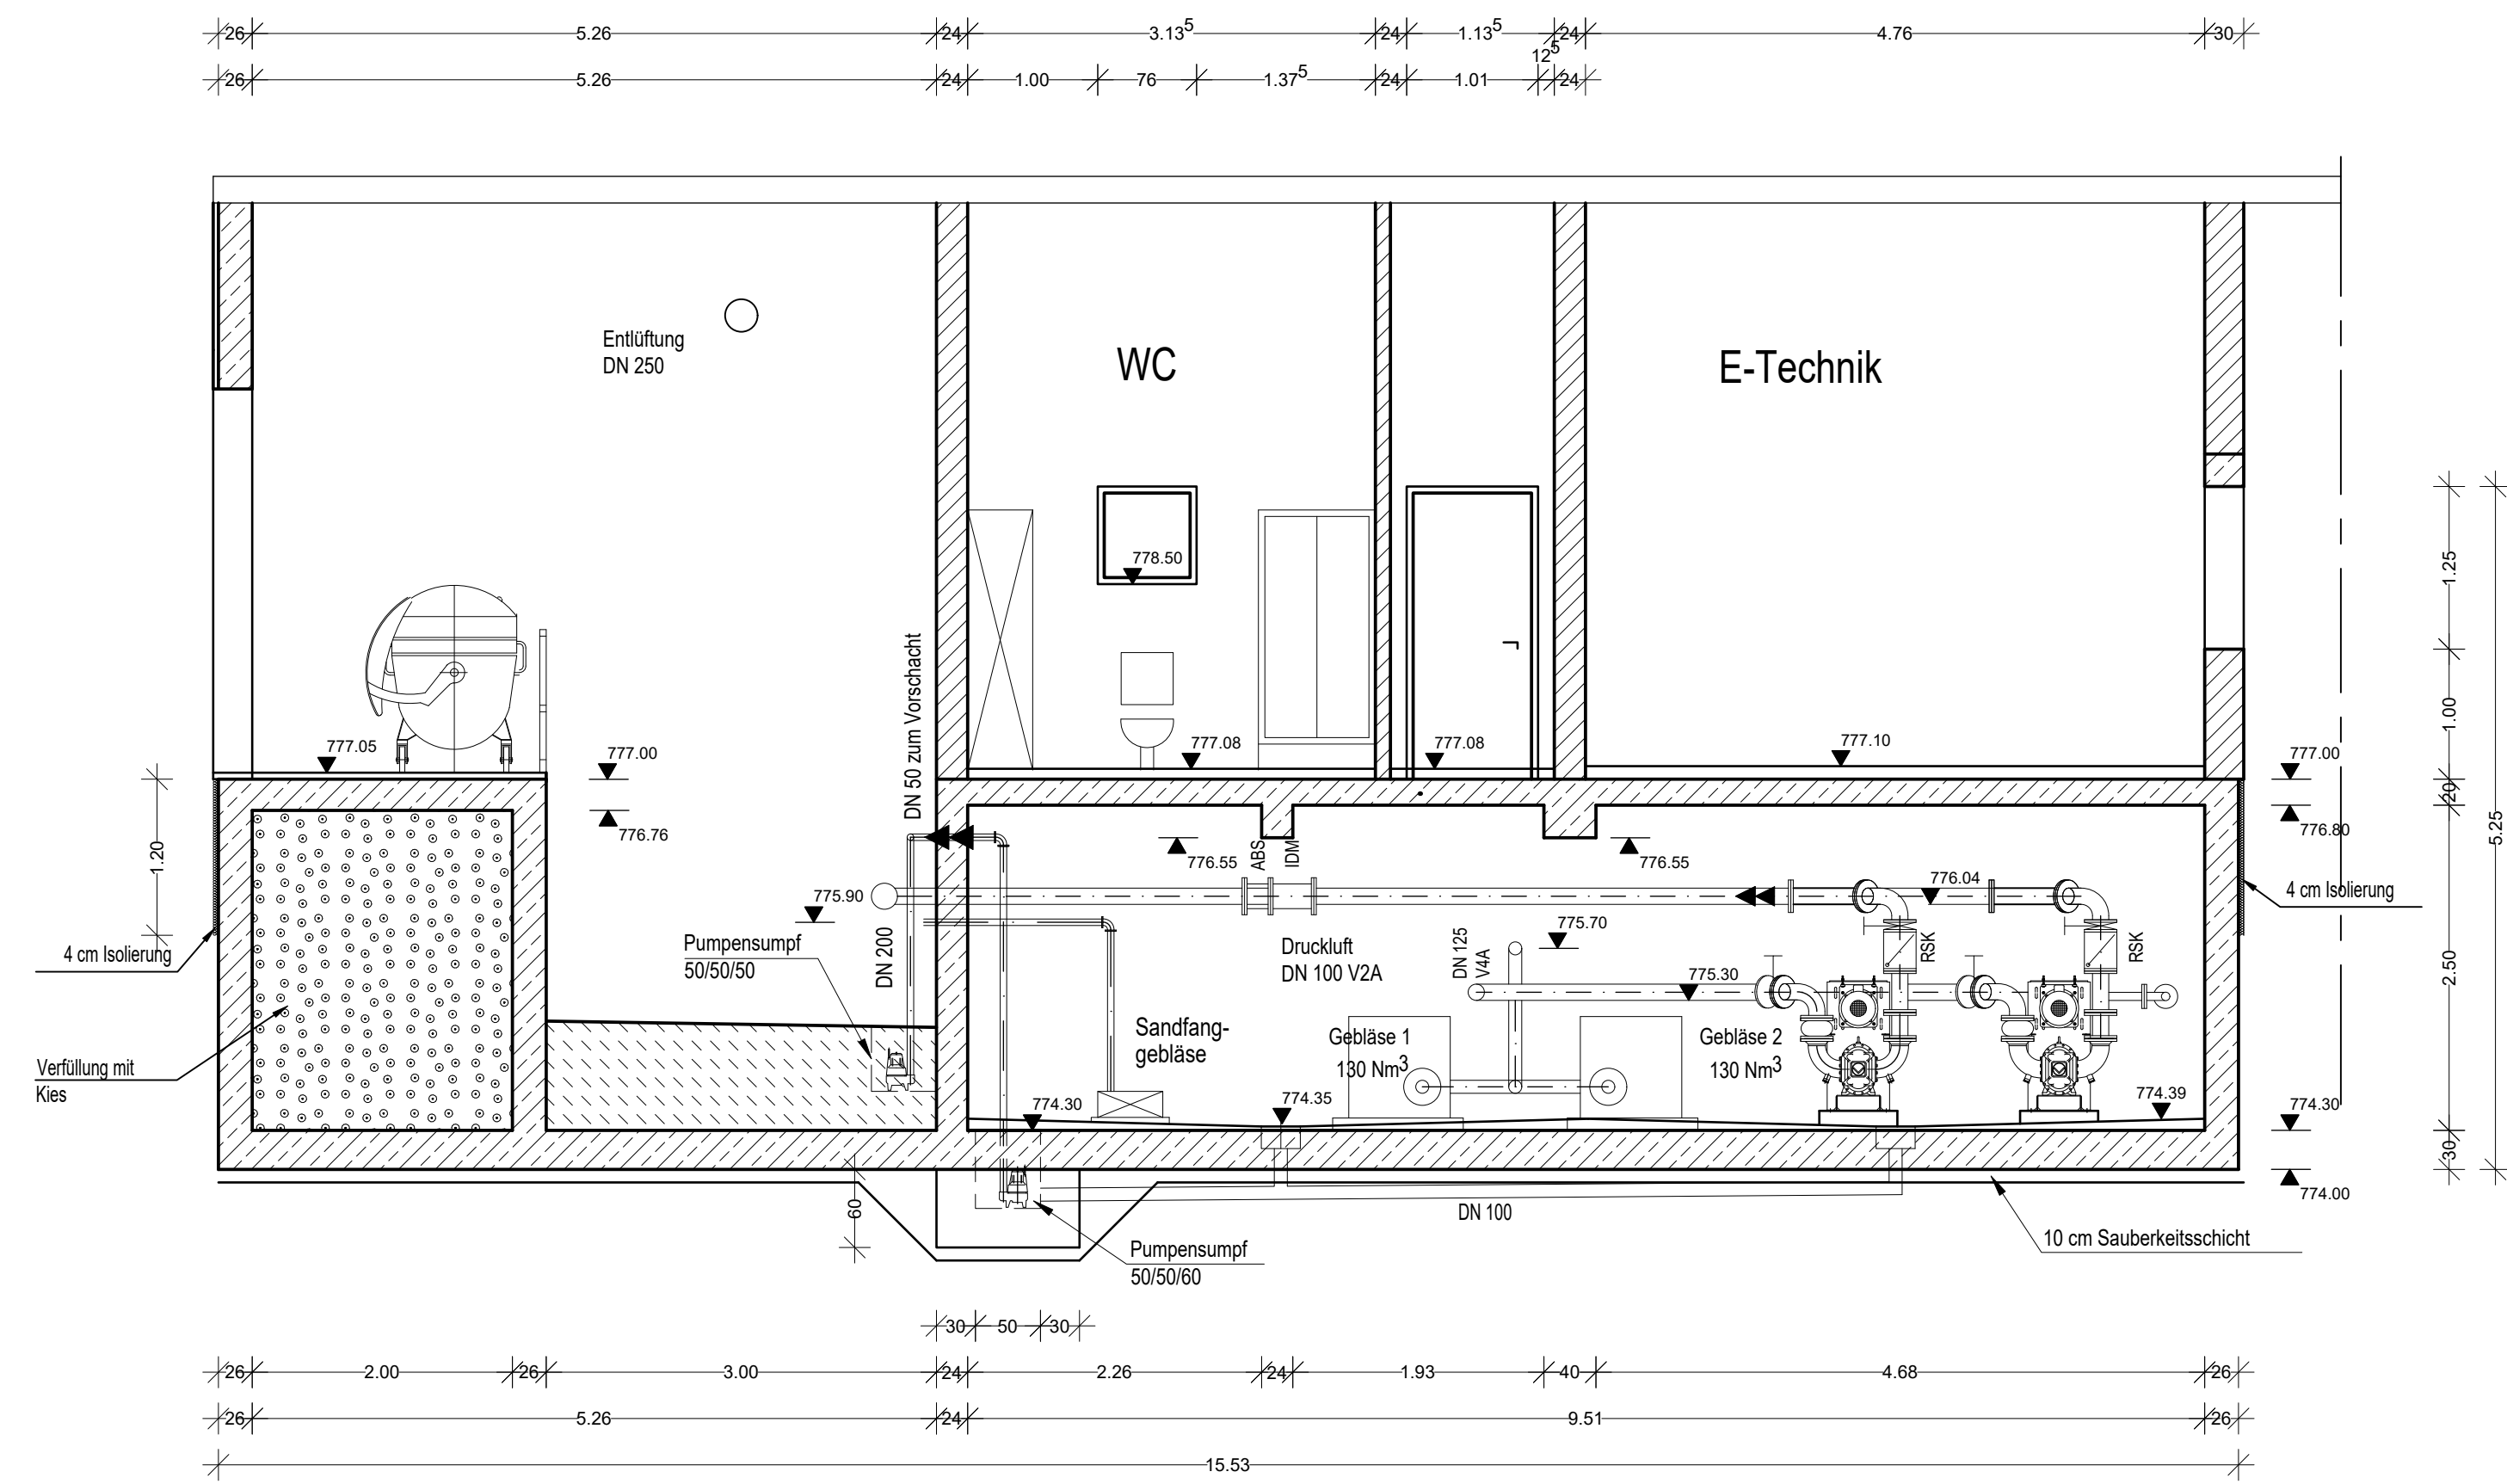


Schnitt G - G

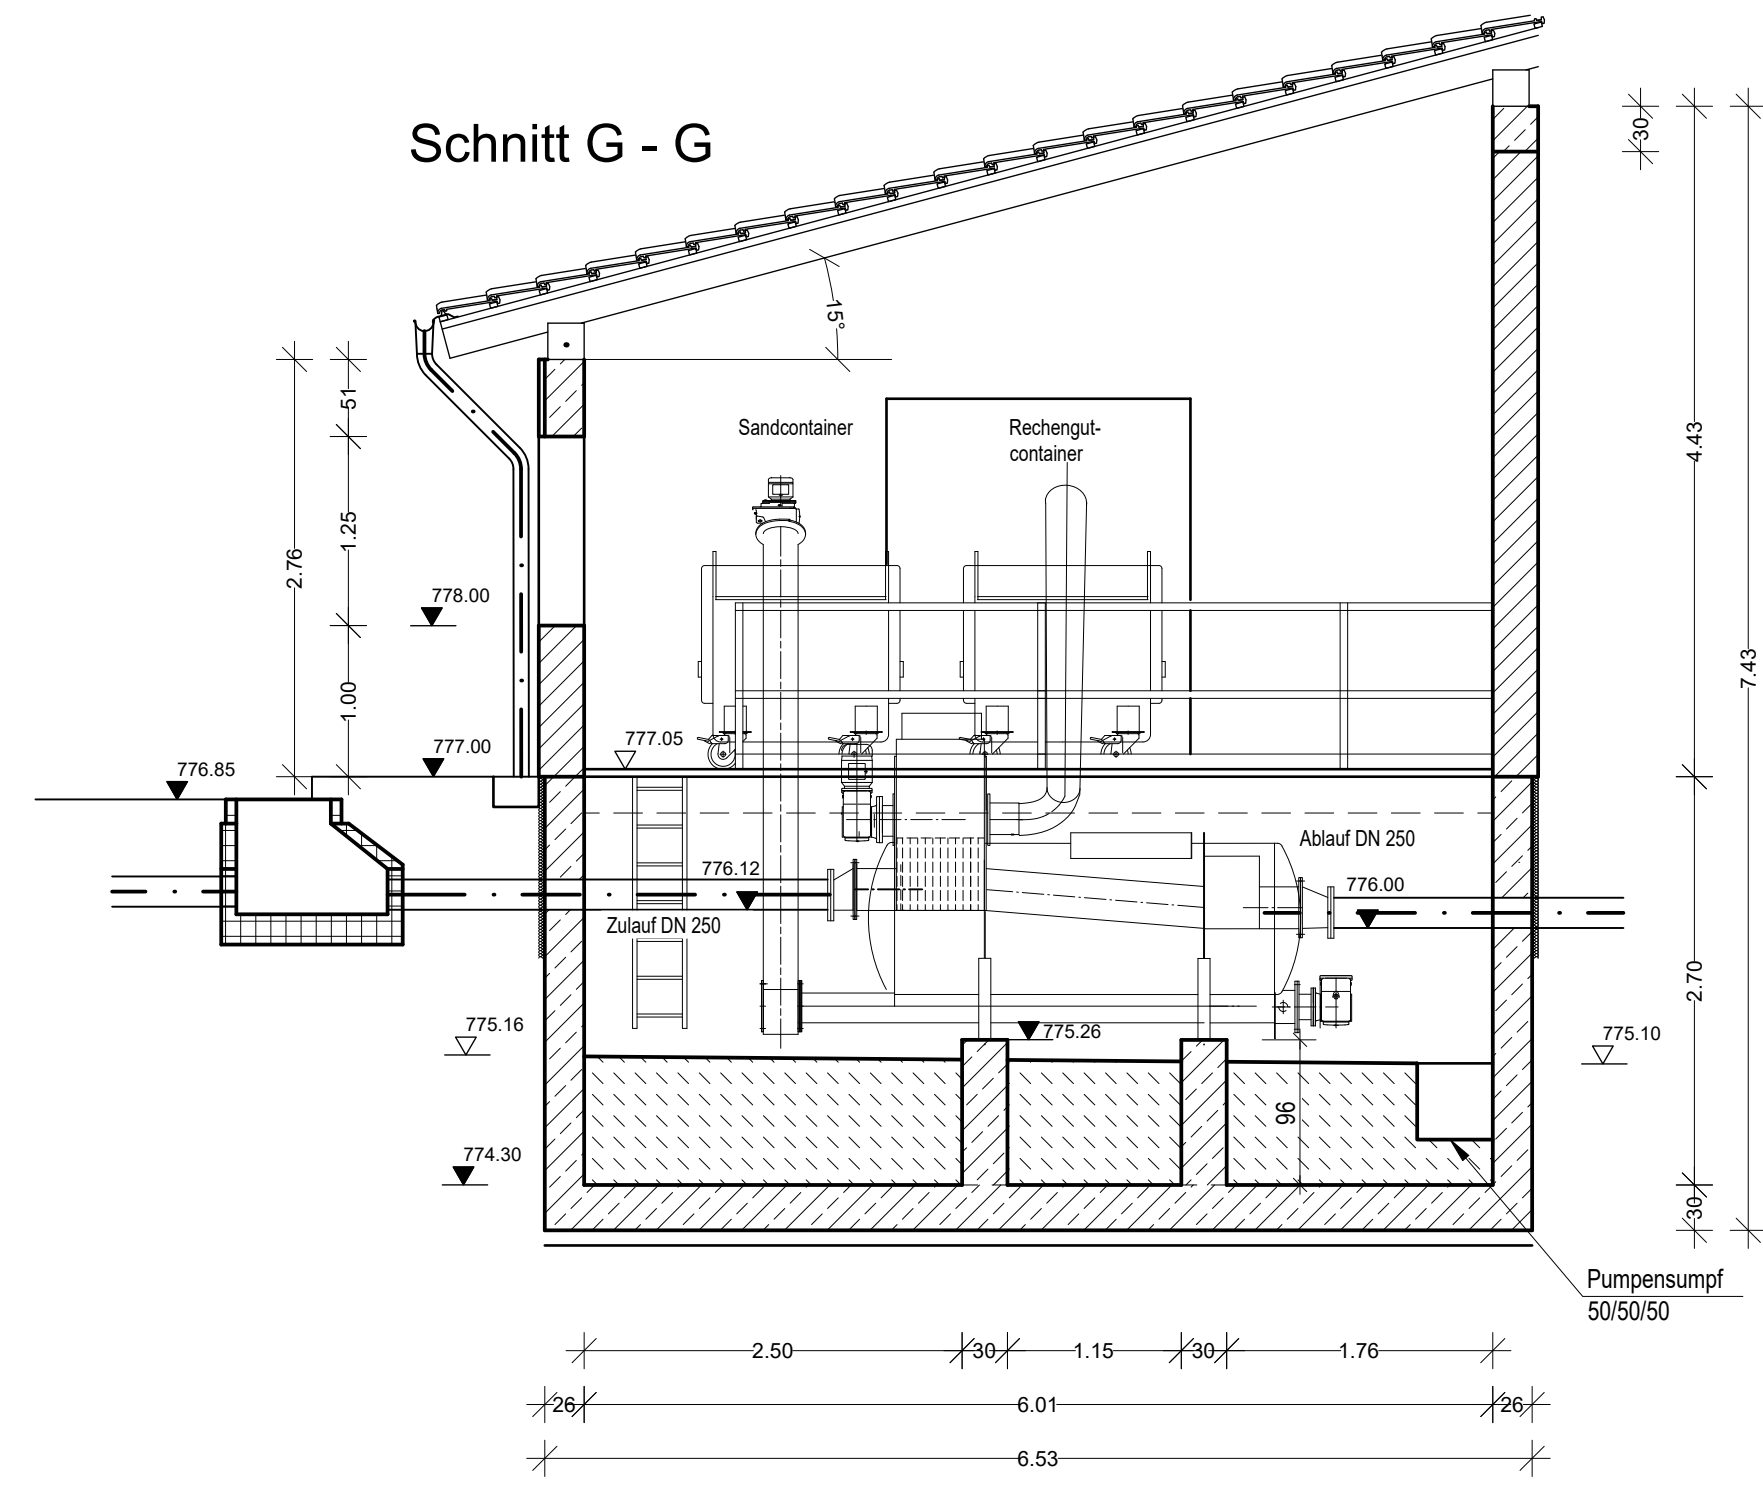


Untergeschoss

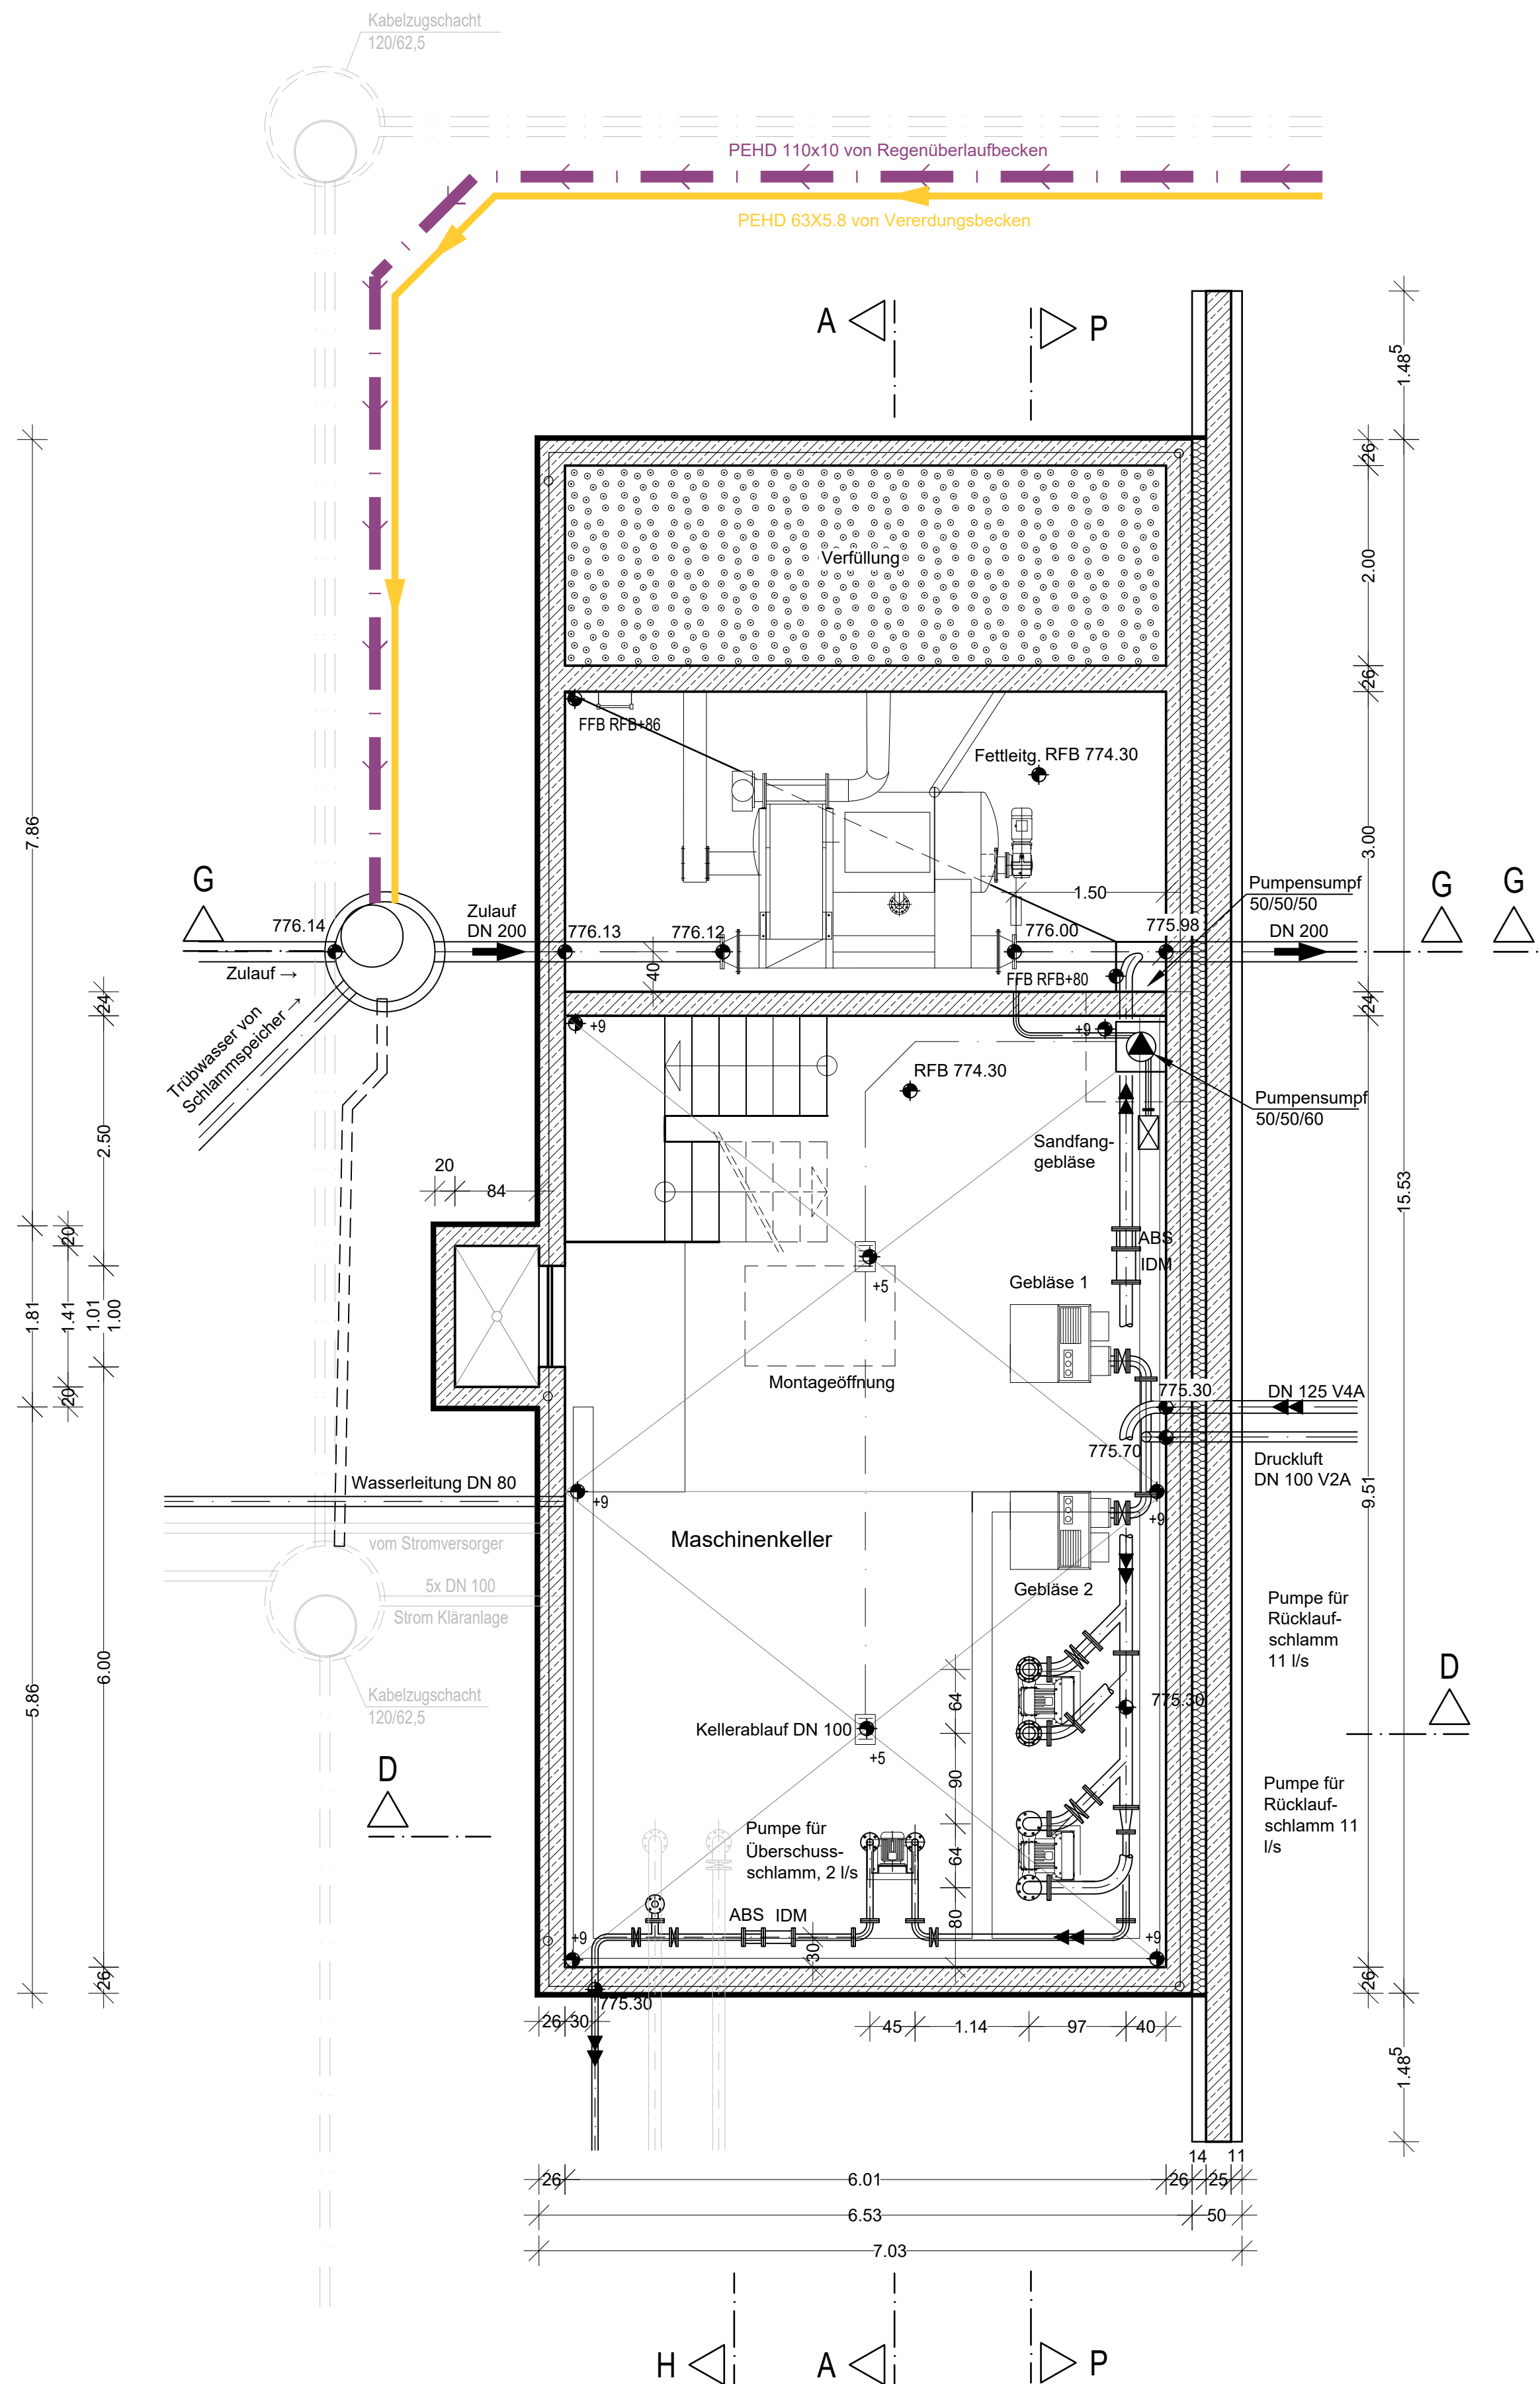

Erdgeschoss

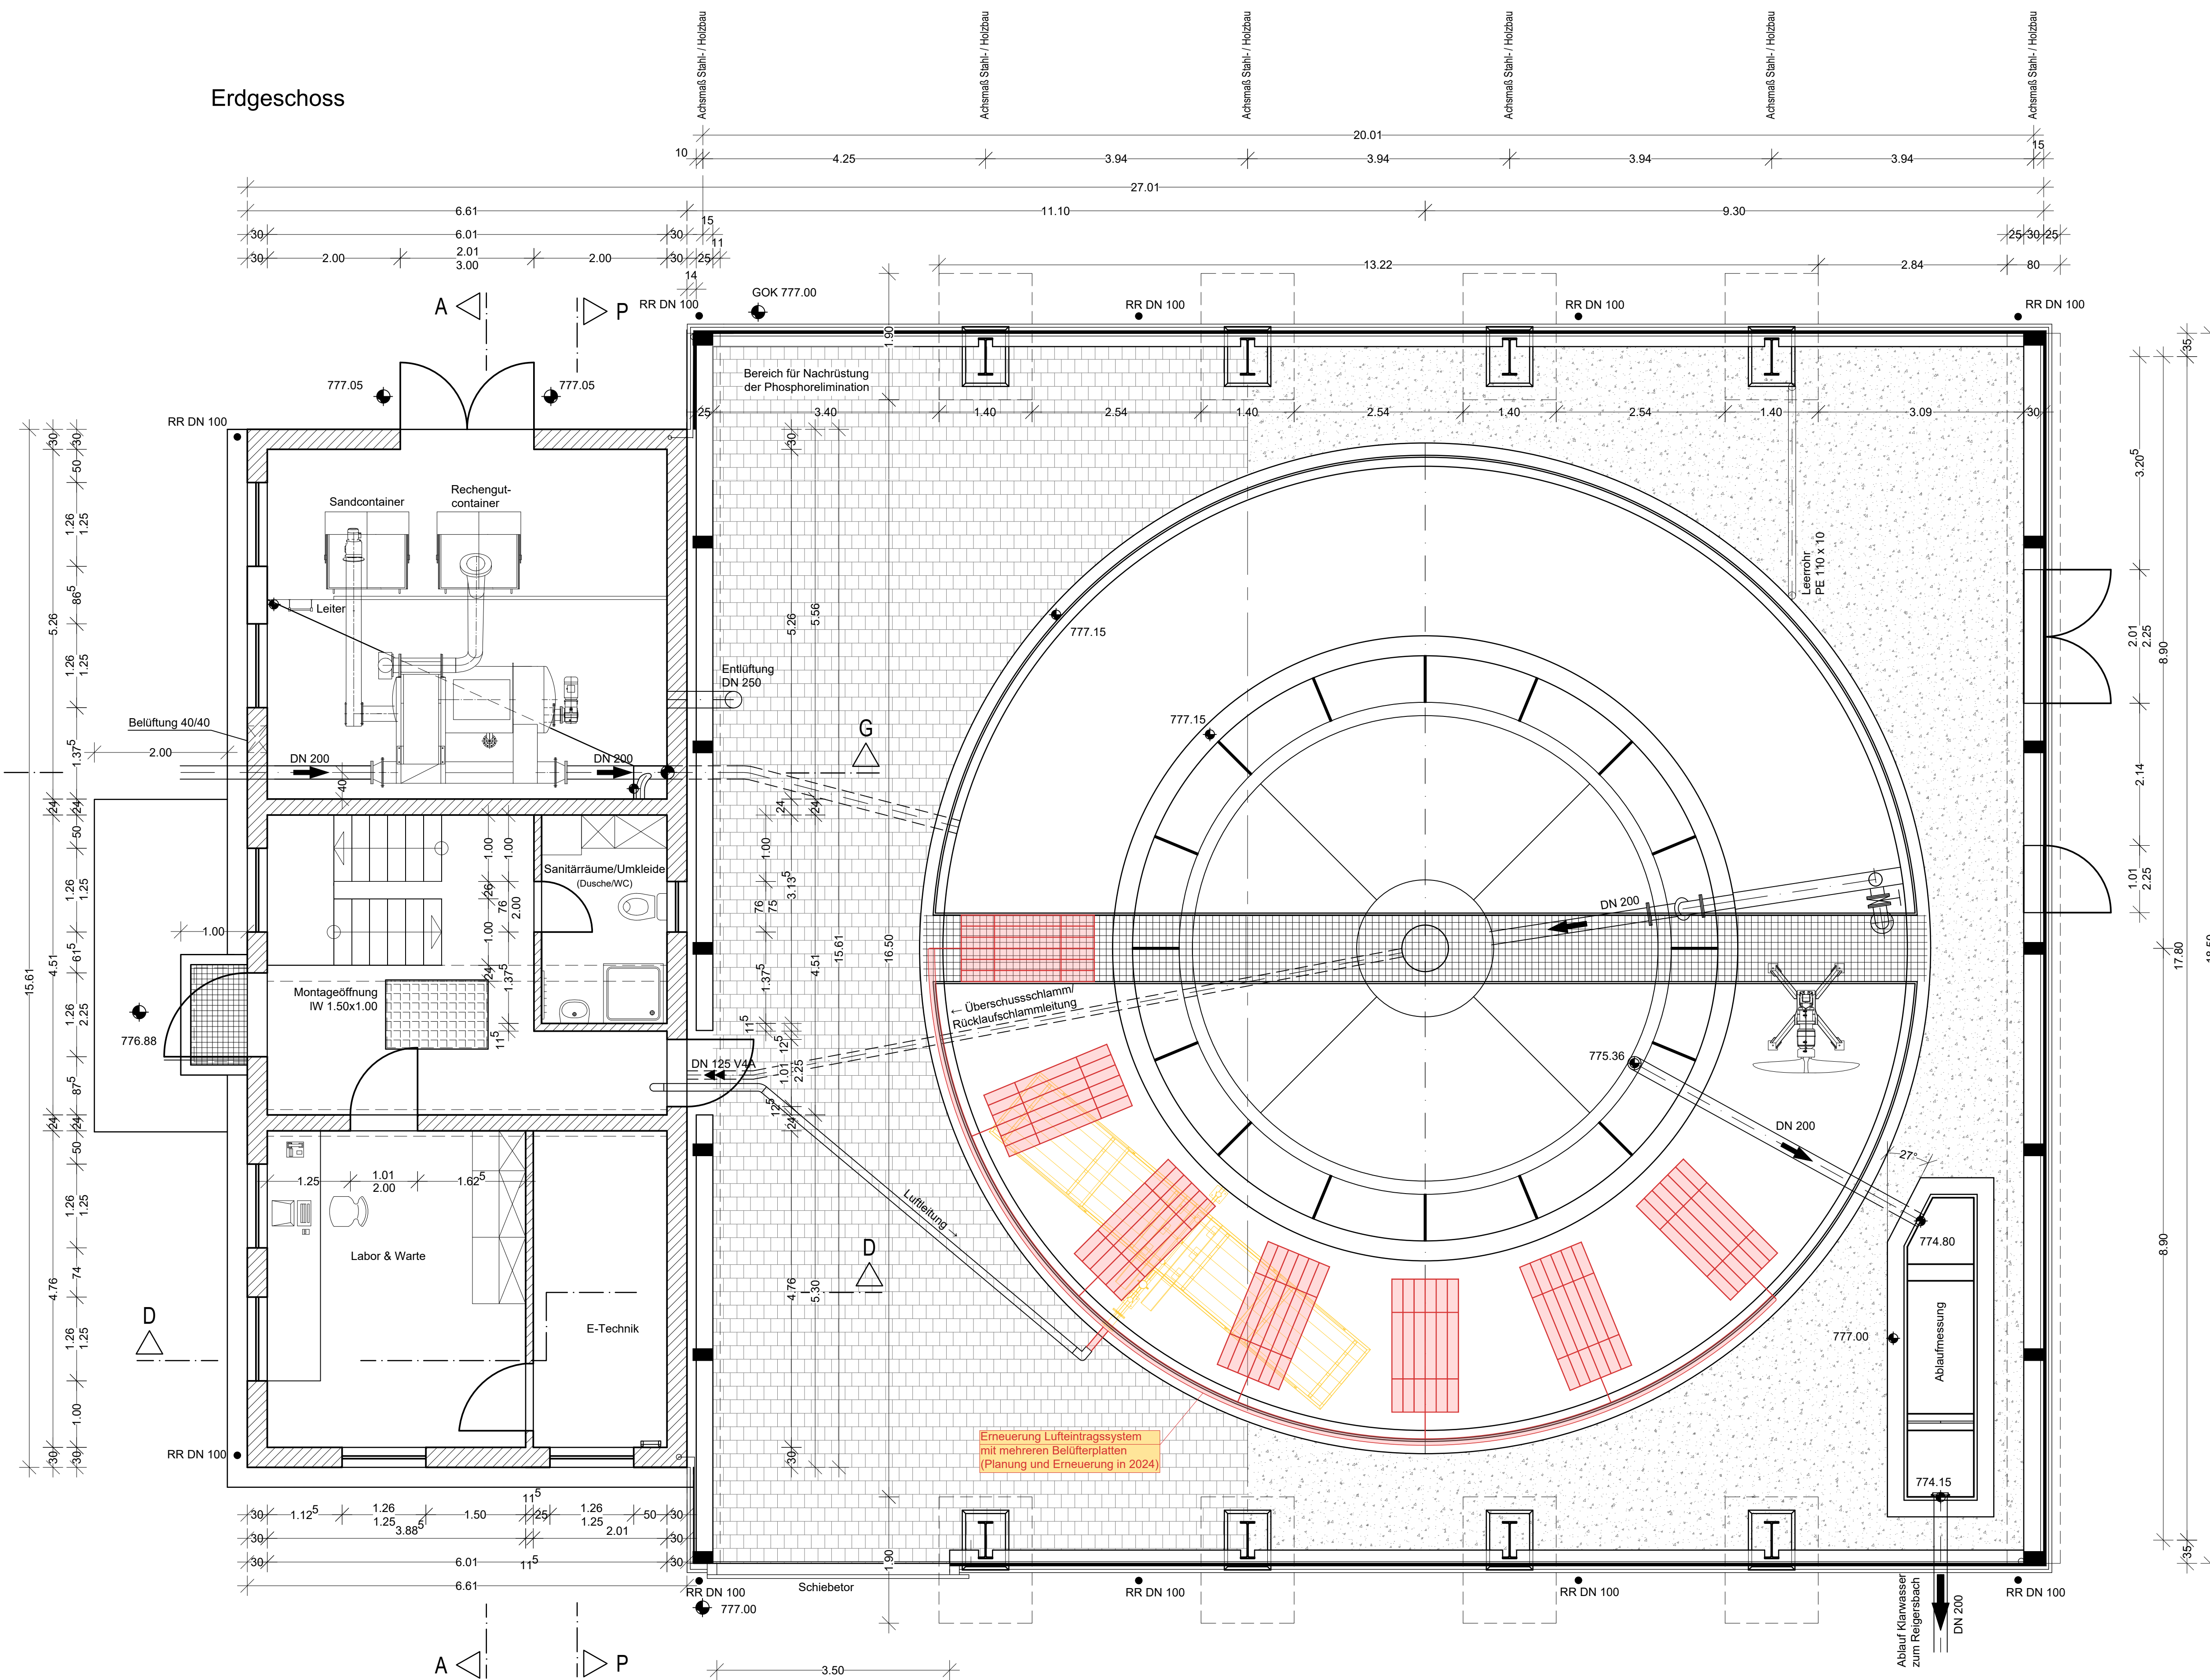

Schnitt D - D

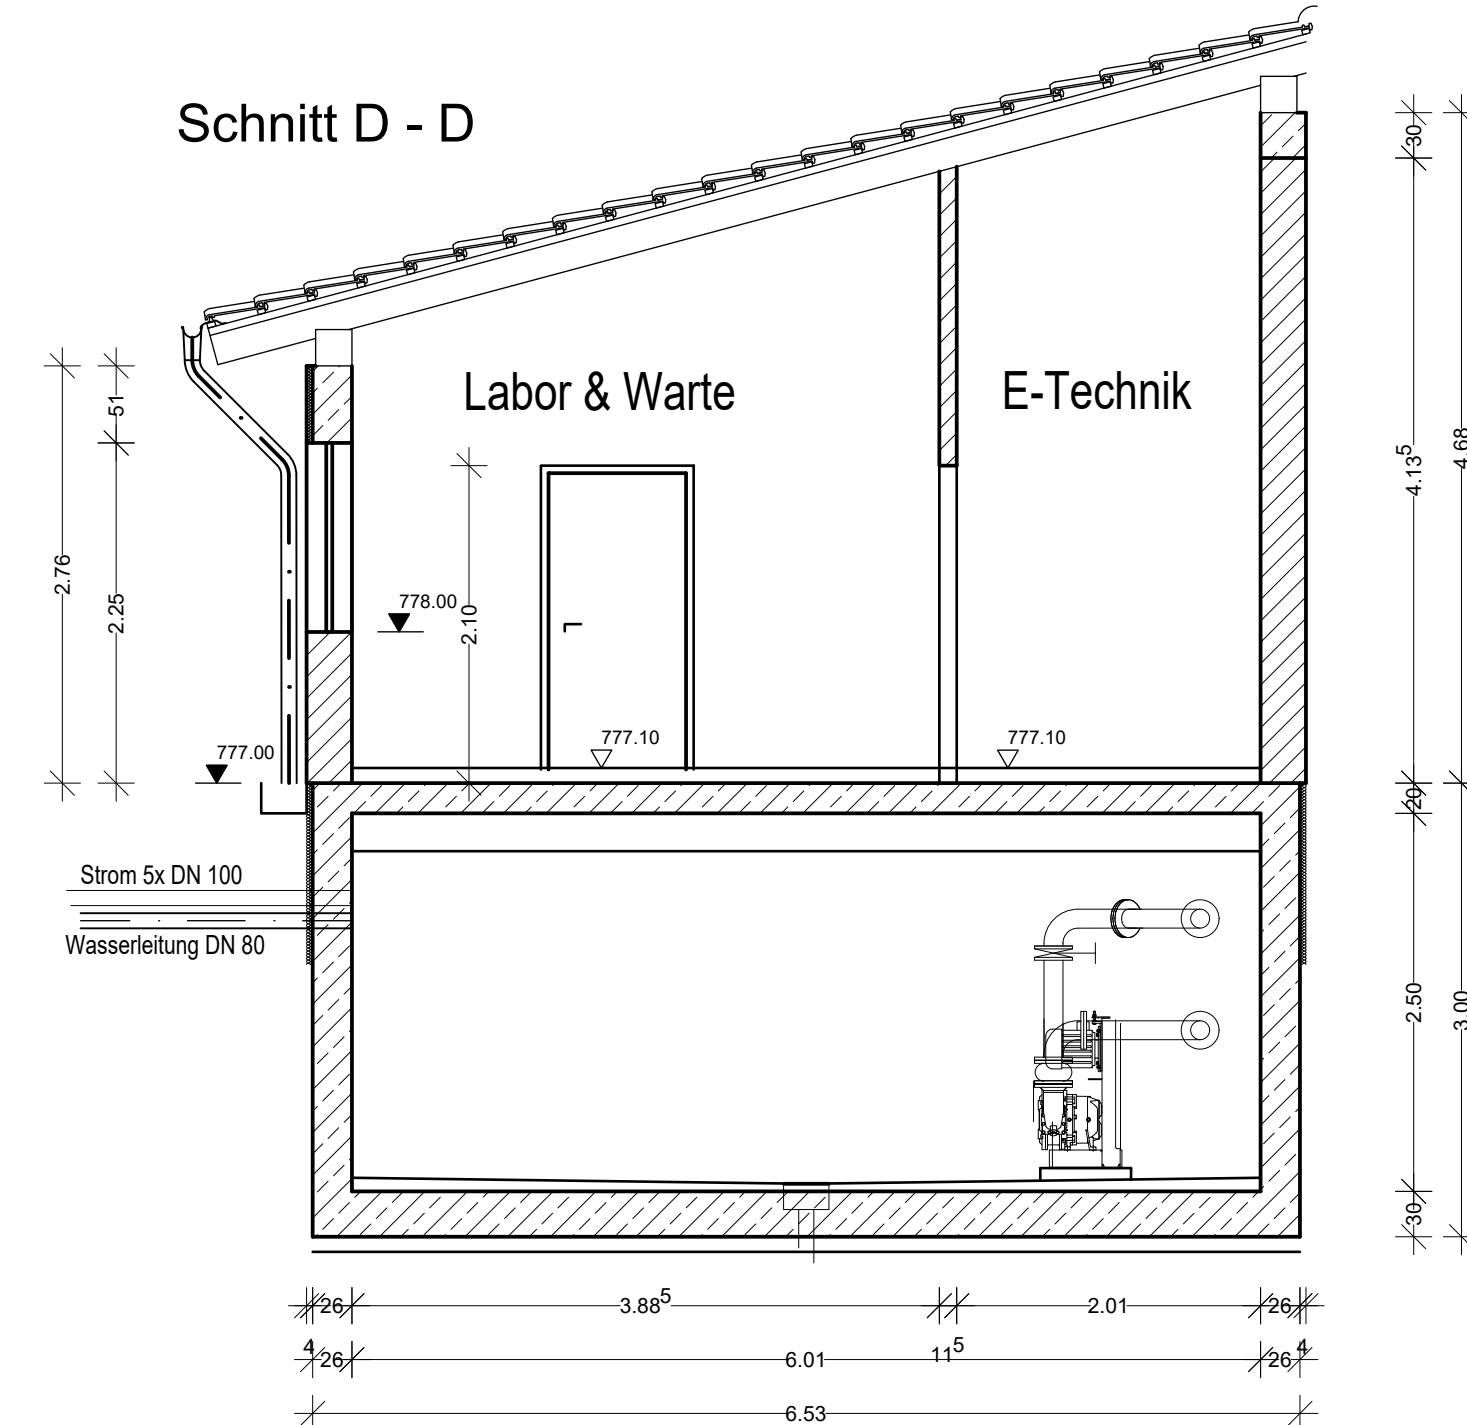

LEGENDE:

- Mischwasserdruckleitung
- Stillgelegter Kanal
- Planung allgemein
- Rückbau allgemein
- Pflaster
- Kies

Anlage: 7.1

Index	Art der Änderung	Datum	gezeichnet
Projekt: Wasserrecht Kläranlage und Mischwasserbehandlung			
Gemeinde Ingenieur Landkreis Weilheim-Schongau			
Planblatt: Betriebsgebäude Grundriss und Schnitte			
Plan-Nr. Index: GP BW01	Maßstab: 1:50	Aufgestellt: R. Hojenski	Vorbereitender: Gemeinde Ingenieur
Planungsgrundlagen: Planung und Vermessung aus Plänen des Ingenieurbüros Köpf, Stand 2004	Lageplan: GK4	gezeichnet: T. Thalmeyer	
Entwurfsverfasser: WipflerPLAN	Höhenplan: m ü. NN (DHN 12)	geprüft: A. Vogl	
WipflerPLAN Planungs- und Bauingenieur Klosterstraße 3 82676 Pfaffenhausen / Im Tel. 08441 5045-0 Fax 08441 490204 www.wipflerplan.de info@wipflerplan.de			
Gemeinde Ingenieur Klosterstraße 3 82676 Pfaffenhausen / Im Tel. 08441 5045-0 Fax 08441 490204 www.gemeindeingenieur.de info@gemeindeingenieur.de			