


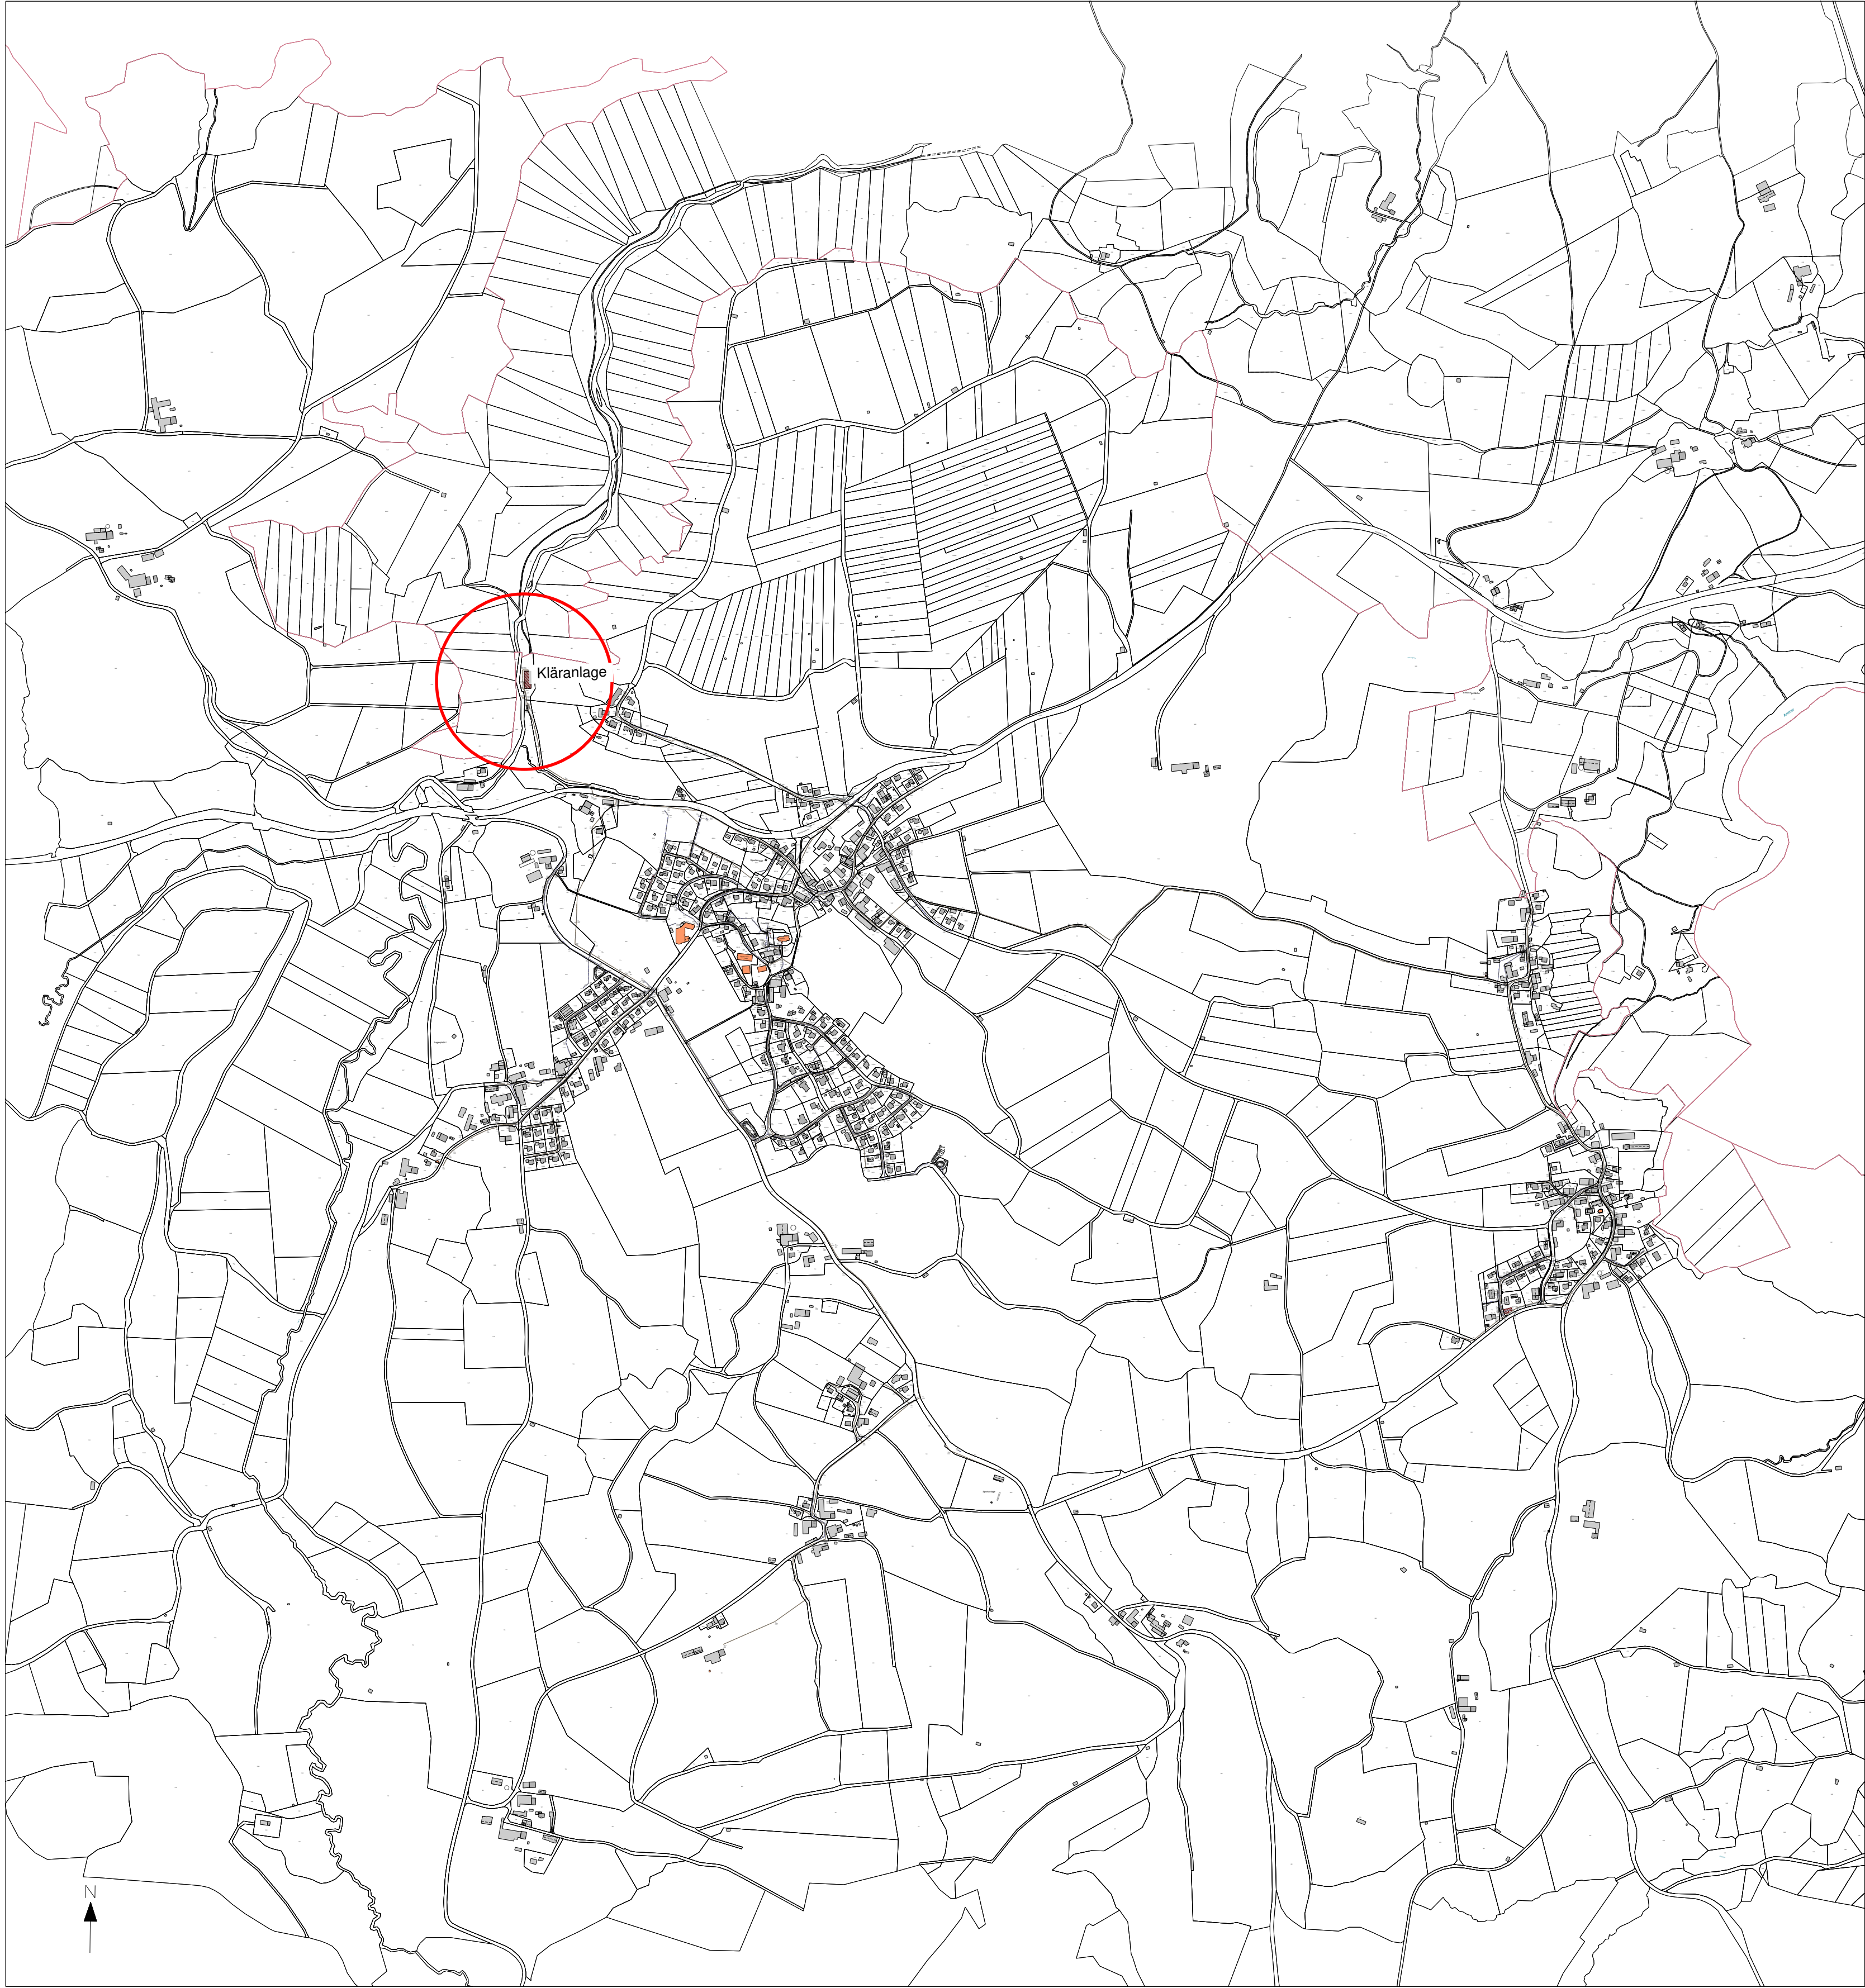

Proj.-Nr. 20101

Gemeinde Wildsteig Landkreis Weilheim Schongau		Anlage 2	
		Blatt Nr. 1	
Wasserrechtsverfahren	bearb.	April 2023	B. Mühlegg
	gez.		
Antrag auf Erteilung einer gehobene Erlaubnis für das Einleiten von gereinigtem Abwasser in die Illach	gepr.		
	Reg. Nr.		
Übersichtslageplan			
Maßstab 1 : 10000			
Entwurfsverfasser:		INGENIEURBÜRO FÜR BAUWESEN	
18.04.2023		Mühlweg 9 87640 Bessenhofen Telefon 0 83 41 / 9 36 40 Telefax 0 83 41 / 93 64 28 www.muhslegg-weiskopf.de info@muhslegg-weiskopf.de	
(Datum)		(Unterschrift)	
(Datum)		(Unterschrift)	